

MAPA DO CELÓW PROJEKTOWYCH
SKALA 1:500

Województwo: kujawsko-pomorskie
Powiat: Inowrocławski
Jedn. ewidencyjna: 040701_1, Inowrocław-M
Obręb: Inowrocław Obręb 6, Dz. nr 1, 16, 18/4, 19/1, 20/1 ark. 74
Obręb Inowrocław Obręb 7, Dz. nr 12/1, 13/64, 13/75 ark. 781
Dz. nr 14/1, 14/2 ark. 793
Dz. nr 20, 21, 22 ark. 792
Dz. nr 57/1, 57/2, 184/7 ark. 81
Jedn. ewidencyjna: 040704_2, Inowrocław-M
Obręb: Jacewo 0012, Dz. nr 249


Układ Współrzędnych "2000" ID 6640.3064.2017
Układ odniesienia "Amsterdam" Ks. rob. 9/10/17

Mapa wykonana bez ustalenia służebnościami gruntowymi ujawnionymi w księgach
Granice działek w obrębie Inowrocław-M wniesiono według stanu prawnego
Granice działek w obrębie Miechowice, Jacewo wniesiono z digitalizacji
Aktualność mapy na dzień 20.10.2017 r.

WYKONAWCA:

USŁUGI GEODEZYJNO-KARTOGRAFICZNE
inż. Andrzej Biedrzycki
ul. Roosevelta 29, 88-100 Inowrocław
tel. 52 355 16 99, tel. kom. 509 559 174
NIP 556-103-51-97 REGON 053191230

GEODETA UPRAWNIONY
inż. Andrzej Biedrzycki
upr. 20805

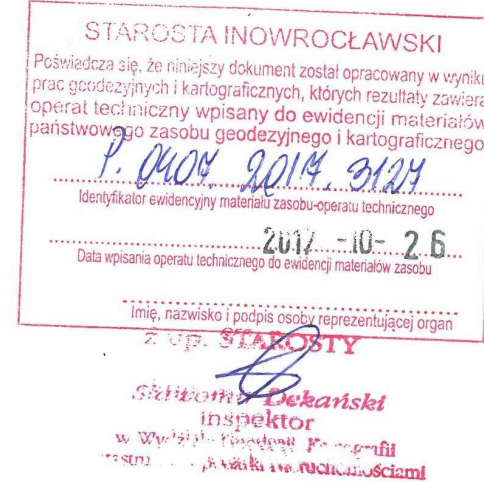


Zastrzegam się, że opracowana mapa może nie zawierać pełnej informacji o przebiegu przewodów podziemnych, których z powodu braku danych z instytucji branżowych oraz stosowanych metod pomiaru ujawnienie jest niemożliwe

Rysunek sporządzony na kopii mapy do celów projektowych opracowanej w technologii numerycznej na podstawie pierwotny mapy zasadniczej wykonanej w ramach robót geodezyjnych i przyjętej do zasobu.

POTWIERDZAM zgodność kopii mapy do celów projektowych z oryginałem zgodnie z §9 ust. 1 rozporządzenia Ministra Transportu, Budownictwa i Gospodarki Morskiej z dnia 25 kwietnia 2012 w sprawie szczegółowego zakresu i formy projektu budowlanego (Dz. U. z 2012r. poz. 462 z późn. zm.)

Projektant: inż. Waldemar Kędzierski
(branża elektryczna) WPP-NB-7210-3943
w specjalności instalacyjno-energetycznej w zakresie instalacji elektrycznych

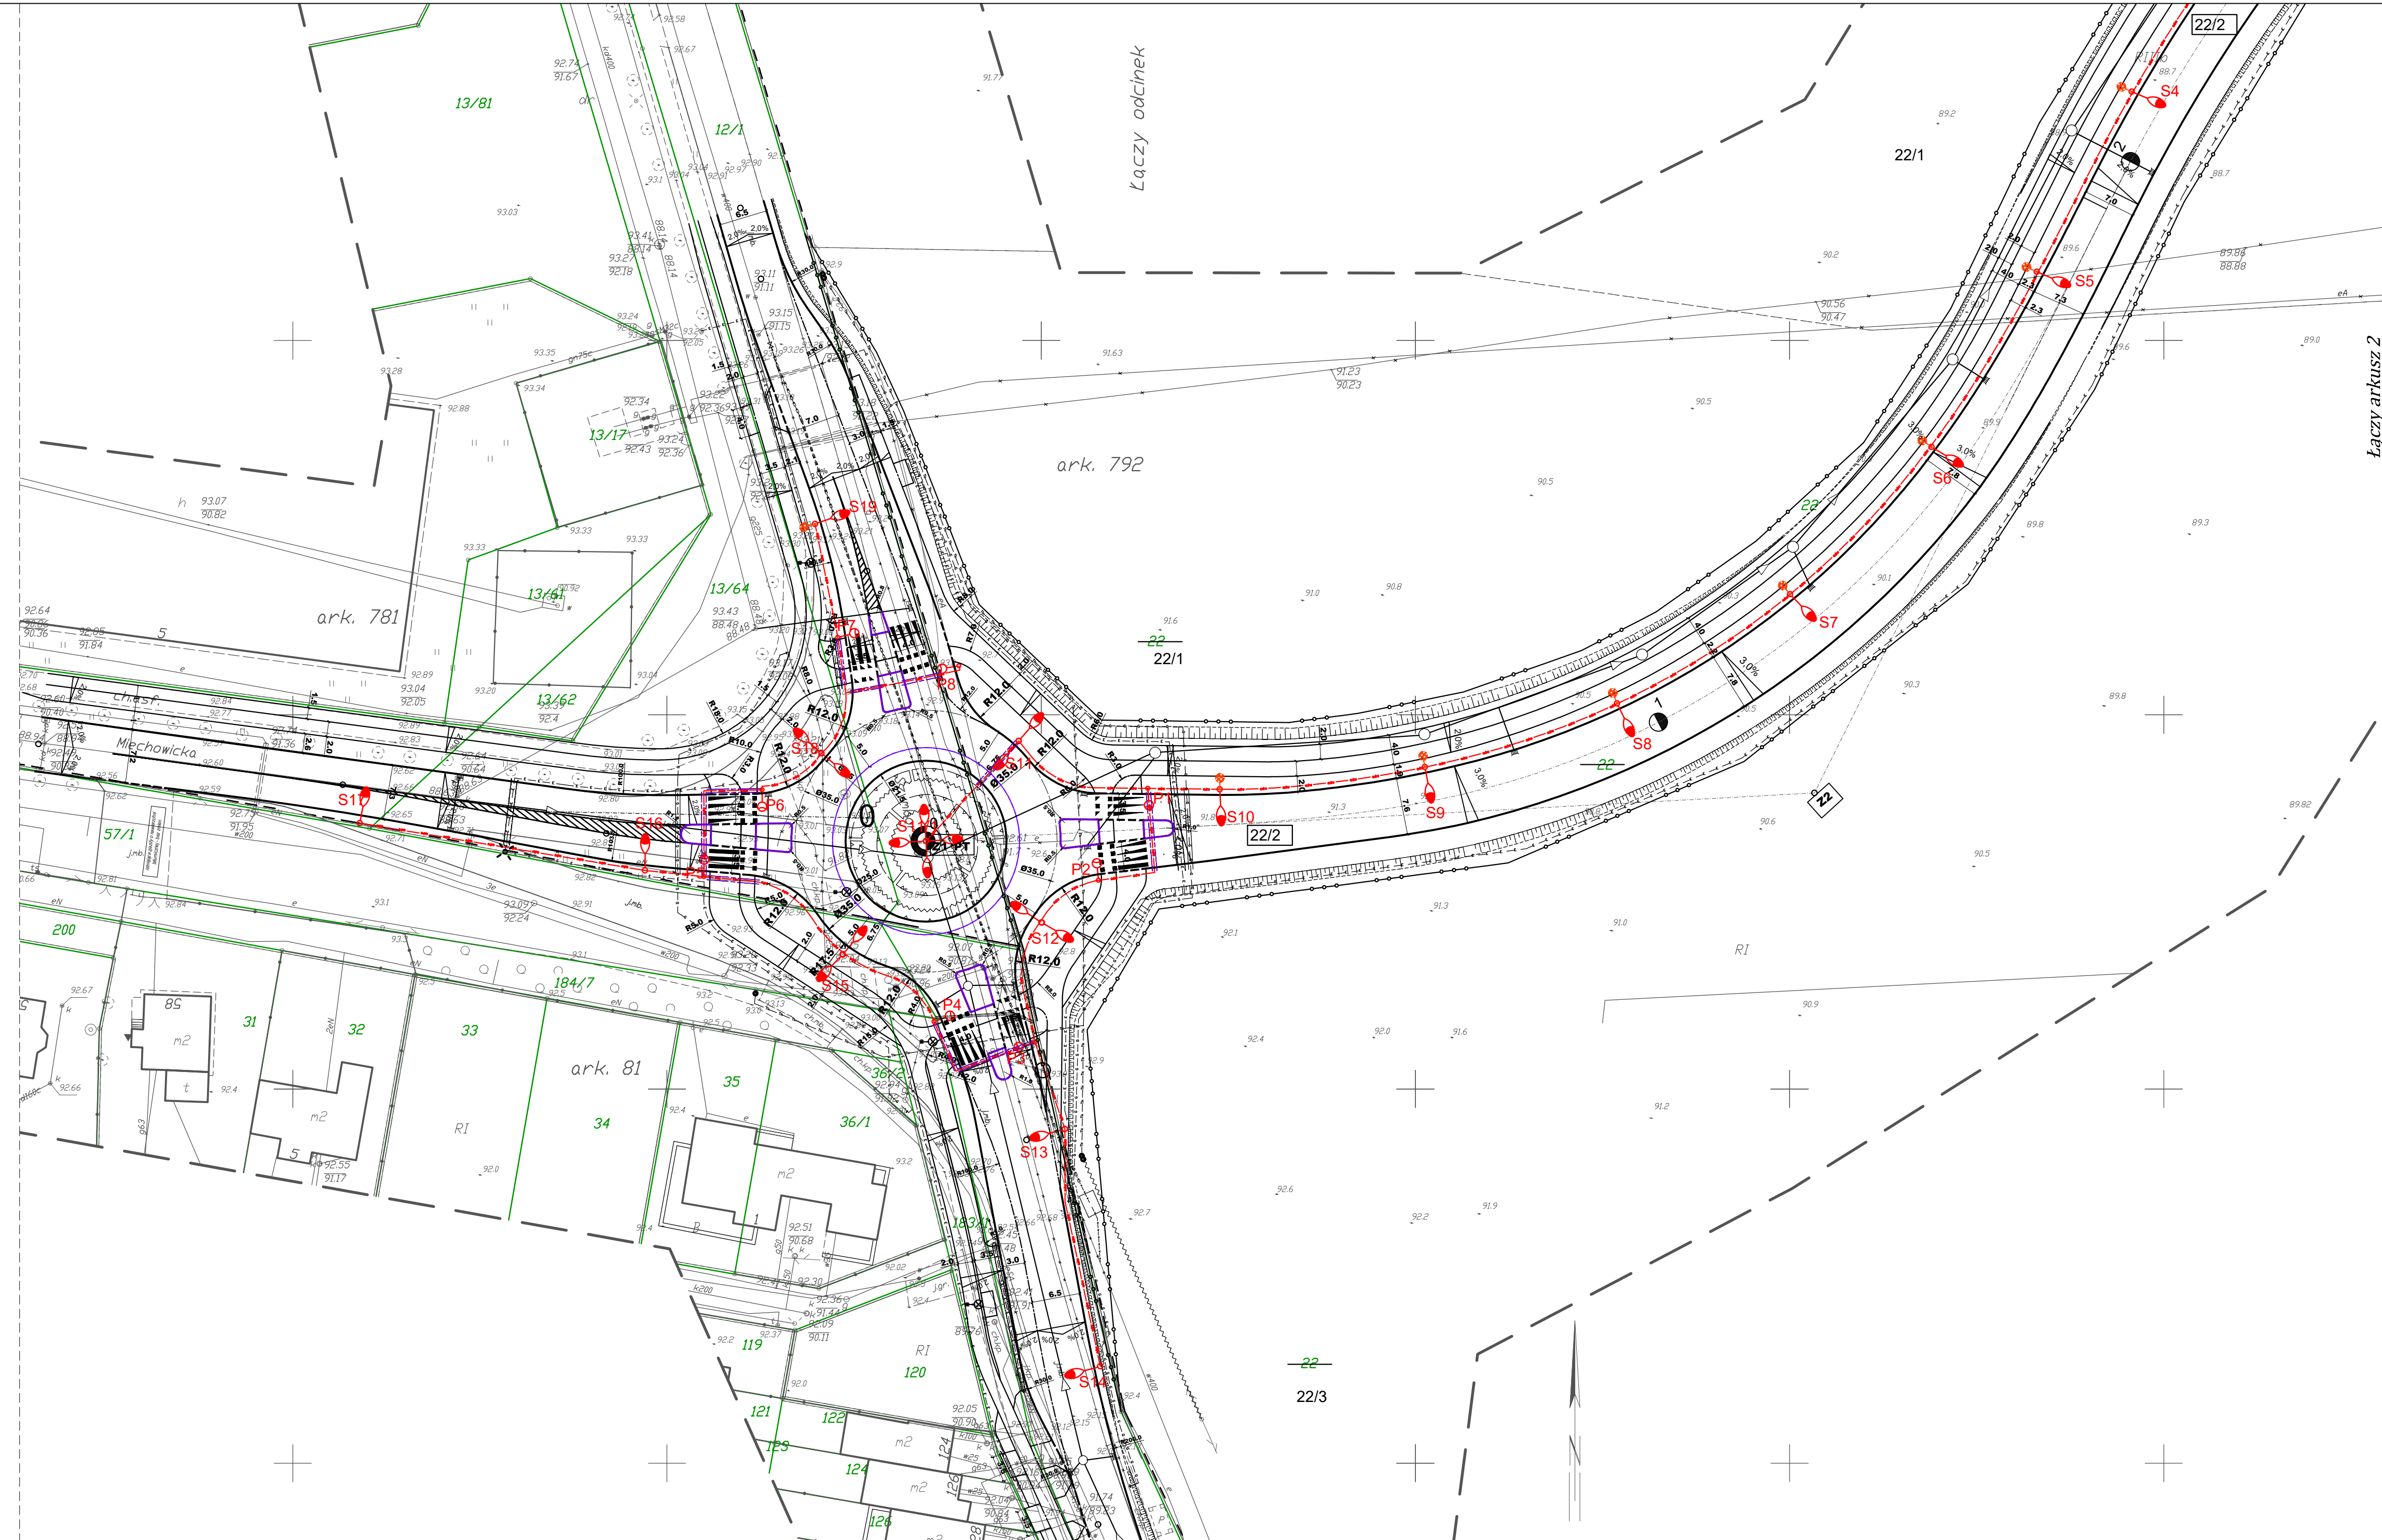

LEGENDA

(Branża elektryczna-oświetlenie)

- Proj. kabel ziemny - oświetlenie
- Proj. rury osłonowe na proj. kablu ziemnym
- Proj. lampy oświetlenia ulicznego
- Proj. lampy doświetlające przejścia dla pieszych

Pracownia Projektowa PROJBUD Jarosław Matużak 88-100 Inowrocław, ul. Pionierska 36 tel. 52 353 24 77 e-mail: biuro@projbud-inowroclaw.pl www.projbud-inowroclaw.pl NIP: 556-146-87-72 REGON 091367072			
Investycja	Udostępnienie Terenów inwestycyjnych poprzez budowę ulicy zbiorczej łączącej ulice Marulewską i Szyborską w Inowrocławiu		
Tytuł opracowania	PLAN TRAS KABLOWYCH BRANŻA ELEKTRYCZNA (oświetlenie) - ARKUSZ 1/3		
Projektant:	inż. Waldemar Kędzierski WPP-NB-7210-3943 (branża elektryczna)	mgr inż. Andrzej Stefanski ABIT-14-7342-46-99 (branża elektryczna)	
Sprawdzający:	mgr inż. Andrzej Stefanski ABIT-14-7342-46-99 (branża elektryczna)		
Faza:	PROJEKT OPIONOWAWCZY	Data:	10.2017
Skala:	1:500	Nr rysunku:	Eo.1.1