

ks.rob.41/02/2014
k.e.r.g.6640.520.2014
ark.mapy ZUD: 5-5-Xa-3;Xc-1;Xc-3;XVa-1
ukł.wsp."2000" ukł. odniesienia "Amsterdam"

Mapa wykonana bez ustalania obciążeń gruntowych.

WYKONAWCA:

USŁUGI GEODEZYJNO-KARTOGRAFICZNE
inż. Andrzej Biedrzycki
ul. Roosevelta 29, 88-100 Inowrocław
tel. 52/355 16 99, tel. kom. 509 588 131
NIP 556-103-51-97 REGON 093191236


GEODETA UPRAWNIONY
inż. Andrzej Biedrzycki
upr. 20805

Inowrocław dn. 25.03.2014
Sporządził(a) wydruk: E. Klimaszewska

STAROSTWO POWIATOWE
w Inowrocławiu
Powiatowy Zespół
Uzgodnienia Dokumentacji Projektowej
1 2014-03-25


MAPA DO CELÓW PROJEKTOWYCH
SKALA 1:500

Województwo: kujawsko-pomorskie
Powiat: Inowrocławski
Jednostka ewidencyjna: Inowrocław - M 040701_1
Obręb: Inowrocław Obr. 6 0006
Arkusz: 74

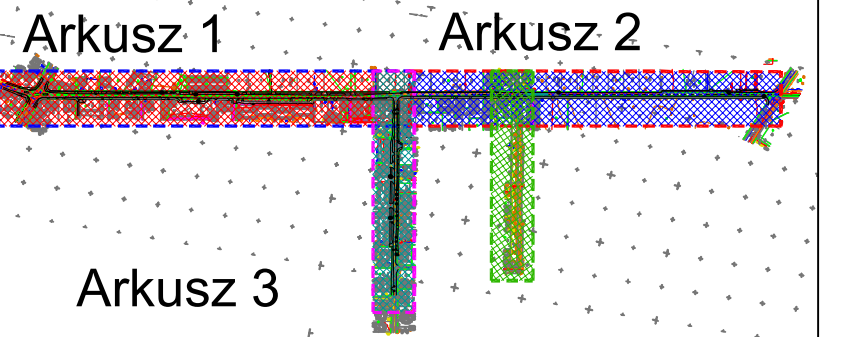

STAROSTWO POWIATOWE - POWIATOWY OŚRODEK DOKUMENTACJI
GEODEZYJNEJ I KARTOGRAFICZNEJ W INOWROCŁAWIU
W obszarze oznaczonym linią
dokonano aktualizacji treści mapy zasadniczej.
Dokumenty z pomiaru uzupełniającego, przyjęto
do zasobu powiatowego w dniu
Niniejsza mapa może służyć do celów projektowych.
Projektowane obiekty budowlane wymagające
pozwolenia na budowę podlegają wytyczeniu
i inwentaryzacji powykonawczej przez jednostki
uprawnione do wykonania prac geodezyjnych.
Inowrocław 2014-03-25
(data) (imię i nazwisko, podpis, stanowisko
służbowe osoby upoważnionej)

z up. STAROSTY
Shawonin Dekanicki
Inspektor
w Wydziale Geodezji, Kartografii
i Gospodarki Nieruchomościami

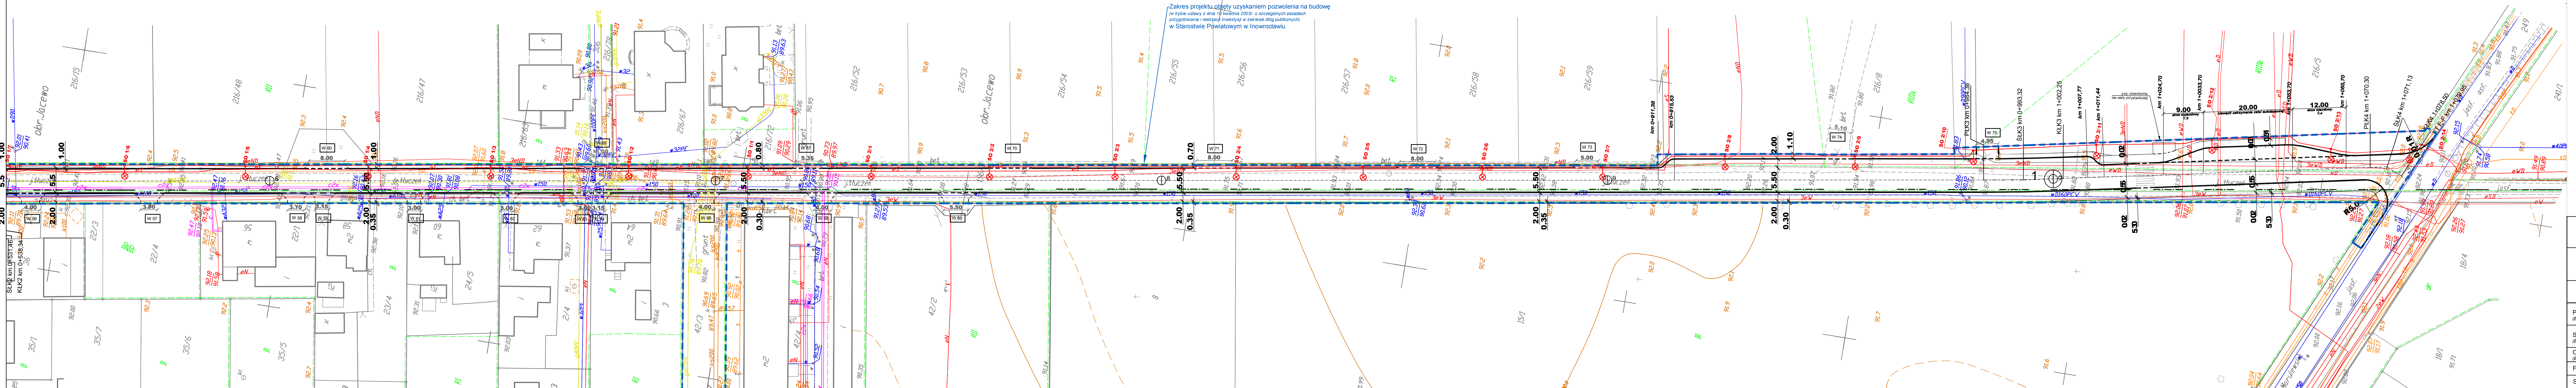

LEGENDA

- Proj. linia kablowa
- Proj. słup oświetleniowy

PROJBUD PRACOWNIA PROJEKTOWA			
Pracownia Projektowa PROJBUD Jarosław Matuśzak 88-100 Inowrocław, ul. Pocztańska 35 tel. 52 353 24 77 e-mail: biuro@projbud-inowroclaw.pl www.projbud-inowroclaw.pl NIP 656-148-87-72 REGON 091387072			
Obiekt	Rozbudowa ulicy Długiej i Lipowej w Inowrocławiu wraz z uporządkowaniem gospodarki wodno-ściekowej		
Tytuł opracowania	PLAN TRAS KABLOWYCH Arkusz 2		
Projektant: (Branża elektryczna)	inż. Waldemar Kędziński WBPP-NB-721039/83 uprawnienie do projektowania w specjalności instalacyjno-indywidualnej w zakresie instalacji elektrycznych	Podpis:	
Sprawdzający: (Branża elektryczna)	mgr inż. Andrzej Stefański ABIT-1742-46-09 uprawnienie do projektowania i kierowania robotami bud. w specjalności instalacyjno- tytuł w zakresie instalacji i urządzeń elektrycznych	Podpis:	
Opracowujący: (Branża elektryczna)	Roman Oliwkowski	Podpis:	
Faza:	PROJEKT BUDOWLANY	Data:	08.2014
Skala:	1:500	Nr rysunku:	1.2e.o