

ks.rob.06/04/2014
k.e.r.g.6640.963.2014
ark.mapy ZUD: 5-5-IXd-2, Xc-1

ukł.wsp."2000" ukł. odniesienia "Amsterdam"


Mapa wykonana bez ustalania obciążeń gruntowych.

WYKONAWCA:

USŁUGI GEODEZYJNO-KARTOGRAFICZNE
inż. Andrzej Biedrzycki
ul. Roosevelta 29, 88-100 Inowrocław
tel. 52/355 16 99, tel. kom. 509 500 17
NIP 556-103-51-97 REGON 093191230
upr. 20805

MAPA DO CELÓW PROJEKTOWYCH
SKALA 1:500


Województwo: kujawsko-pomorskie
Powiat: Inowrocławski
Jednostka ewidencyjna: Inowrocław - M 040701_1
Obręb: Inowrocław Obr. 6 0006
Arkusz: 73

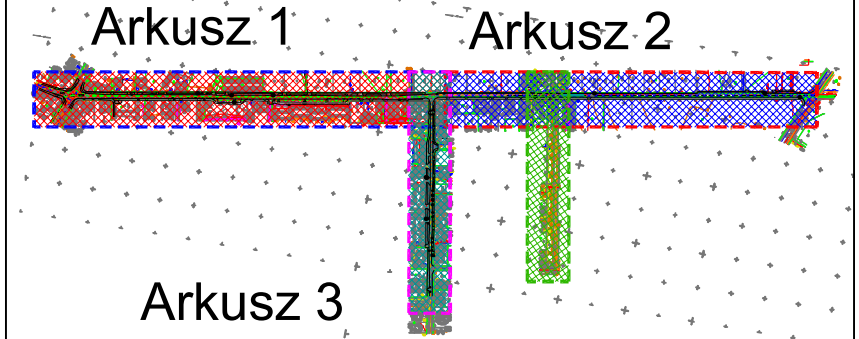

STAROSTWO POWIATOWE - POWIATOWY OŚRODEK DOKUMENTACJI
GEODEZYJNEJ I KARTOGRAFICZNEJ W INOWROCŁAWIU
W obszarze oznaczonym linią zieloną
dokonano aktualizacji treści mapy zasadniczej.
Dokumenty z pomiaru uzupełniające przyjęto
do zasobu powiatowego w dniu 2014-05-20
Niniejsza mapa może służyć do celów projektowych.
Projektowane obiekty budowlane wymagające
pozwolenia na budowę podlegają wytyczeniu
i inwentaryzacji powykonawczej przez jednostki
uprawnione do wykonania prac geodezyjnych.
Inowrocław 2014-05-20
(data) (imię i nazwisko, podpis, stanowisko
szefowe osoby upoważnionej)

2 up. STAROSTY

Stanisław Dekanowski
inspektor
w Wydziale Geodezji, Kartografii
i Gospodarki Nieruchomościami

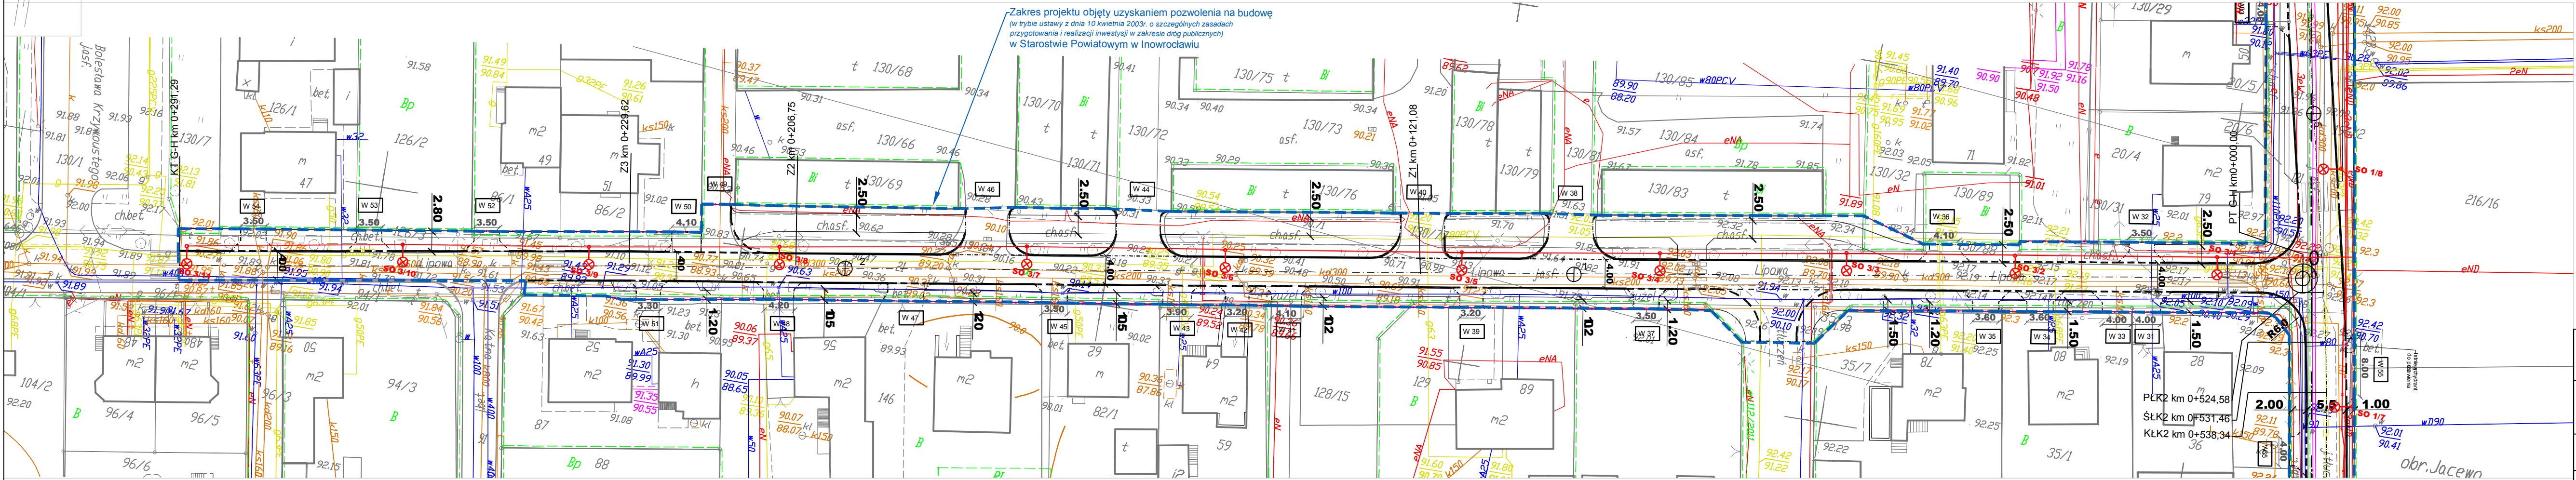

LEGENDA

- Proj. linia kablowa
Proj. słup oświetleniowy

Inowrocław dn. 20.05.2014
Sprządził(a) wydruk: E. Klimaszewska

STAROSTWO POWIATOWE
w Inowrocławiu
Powiatowy Zespół
Uzgodniania Dokumentacji Projektowej

2014-05-20

Pracownia Projektowa PROJBUD Jarosław Matuszak
88-100 Inowrocław, ul. Poznańska 38
tel. 52 353 24 77 e-mail: biuro@projbud-inowroclaw.pl
www.projbud-inowroclaw.pl
NIP 556-146-87-72 REGON 091367072

Objekt	Rozbudowa ulicy Długiej i Lipowej w Inowrocławiu wraz z uporządkowaniem gospodarki wodno-ściekowej		
Tytuł opracowania	PLAN TRAS KABLOWYCH Arkusz 3		
Projektant: (Branża elektryczna)	inż. Waldemar Kędzierski WBPP-NB-721039/83 uprawnienia budowlane do projektowania w specjalności instalacyjno-inżynieryjnej w zakresie instalacji elektrycznych	Podpis:	
Sprawdzający: (Branża elektryczna)	mgr inż. Andrzej Stefański ABIT-II-7342-46/99 uprawnienia do projektowania i kierowania robotami bud. w specjalności instalacyjno-energetycznej w zakresie sieci, instalacji i urządzeń elektrycznych i elektroenergetycznych	Podpis:	
Opracowujący: (Branża elektryczna)	Roman Oliwkowski	Podpis:	
Faza:	PROJEKT BUDOWLANY	Data:	08.2014
Skala:	1:500	Nr rysunku:	1-3a-a