

Wytyczne do naniesienia nr 35/1/2016

Temat przedłożonego projektu: Proj. przebudowy ulicy Budowlanej w Inowrocławiu.


Warunki naniesienia:

1. Istniejące uzbrojenie energetyczne podziemne – własność ENEA OPERATOR sp. z o.o. zaznaczono w projekcie kolorem *czzerwonym* stosując następujące oznaczenia:
Kable SN : — · — · — · — · — Kable NN: — · — · — · — · — Kable oświetl. — — — —
Kable teletechniczne: — · — · — · — · —
Istniejące kable energetyczne będące w naszej eksploatacji naniesiono orientacyjnie.
2. Zastrzegamy sobie aby prace ziemne prowadzone w strefie ochronnej wynoszącej pięć metrów z każdej strony kabla wykonywane były ręcznie bez użycia sprzętu zmechanizowanego. Szczegółowy przebieg i usytuowanie urządzeń w terenie należy ustalić na podstawie przekopów kontrolnych.
3. Wykonawca z 7-dniowym wyprzedzeniem pisemnie powiadomi ENEA OPERATOR Sp. z o.o. Rejon Dystrybucji Inowrocław o rozpoczęciu prac.
4. Przy prowadzeniu prac w razie odkrycia urządzeń energetycznych należy je zabezpieczyć przed uszkodzeniem i osiadaniem ziemi. Skrzyżowania i zbliżenia należy wykonać zgodnie z obowiązującymi normami, kable w tych miejscach zabezpieczyć rurami dwudzielnymi lub w inny sposób uzgodniony z Sekcją Utrzymania, a przed zasypaniem zgłosić do odbioru.
5. ENEA OPERATOR Sp. z o.o. informuje, że nie będzie ponosił kosztów przebudowy i poziomowania swoich urządzeń w przypadku zmiany rzędnych wysokości terenu w wyniku realizacji projektu.
6. Po rozwiązaniu kolizji dokonać jej inwentaryzacji geodezyjnej sytuacyjno-wysokościowej metodą bezpośrednią, którą w dniu odbioru technicznego należy przekazać do Rejonu Dystrybucji Inowrocław.
7. Sieć elektroenergetyczna napowietrzna nie jest nanoszona, jednak przy projektowaniu należy zachować obowiązujące w tym zakresie przepisy i normy.
8. Zobowiązuje się inwestora budowanego obiektu i wykonawcę robót do prowadzenia prac wykluczających możliwość powstania awarii oraz:
 - a) pokrycia kosztów ewentualnej awarii sieci elektroenergetycznej i niedostarczonej energii elektrycznej odbiorców mających jednostronne zasilanie;
 - b) poniesienie kosztów związanych z ewentualnym określonym wstrzymaniem dostawy prądu dla odbiorców;
 - c) udzielenia pomocy materialnej i sprzętowej dla szybkiego usunięcia awarii;
 - d) powiadomienia odbiorców o przyczynach braku prądu.
9. Niniejsze naniesienie nie zwalnia z przedłożenia projektu w Powiatowym Zespole Uzgadniania Dokumentacji Projektowej w Starostwie Powiatowym (zgodnie z zasadami ustawy z dnia 5 czerwca 2014 r. o zmianie ustawy – Prawo geodezyjne i kartograficzne oraz ustawy o postępowaniu egzekucyjnym w administracji Dz. U. poz. 897 art. 28b – 28g).
10. Niniejsze naniesienie jest niezbędnym załącznikiem do projektu.
11. Zastrzegamy możliwość wystąpienia w terenie urządzeń i kabli nie zinwentaryzowanych, wyłączonych z eksploatacji. Powyższy fakt należy niezwłocznie zgłosić do Sekcji Utrzymania w celu określenia trybu postępowania z tym uzbrojeniem.
12. Powyższe wytyczne do uzgodnienia informują o istniejącym uzbrojeniu energetycznym podziemnym. Celem uzyskania warunków ewentualnej przebudowy dla usunięcia kolizji należy wystąpić z pismem do Rejonu Dystrybucji Inowrocław/Sekcji Utrzymania.

Naniesienie ważne 3 lata.


Inowrocław, dnia 18.07.2016r.


Dyrektor
Rejonu Dystrybucji Inowrocław
Z. S. P.
Arkadiusz Kłopotek
Kierownik Działu Rozwoju / Inwestycji

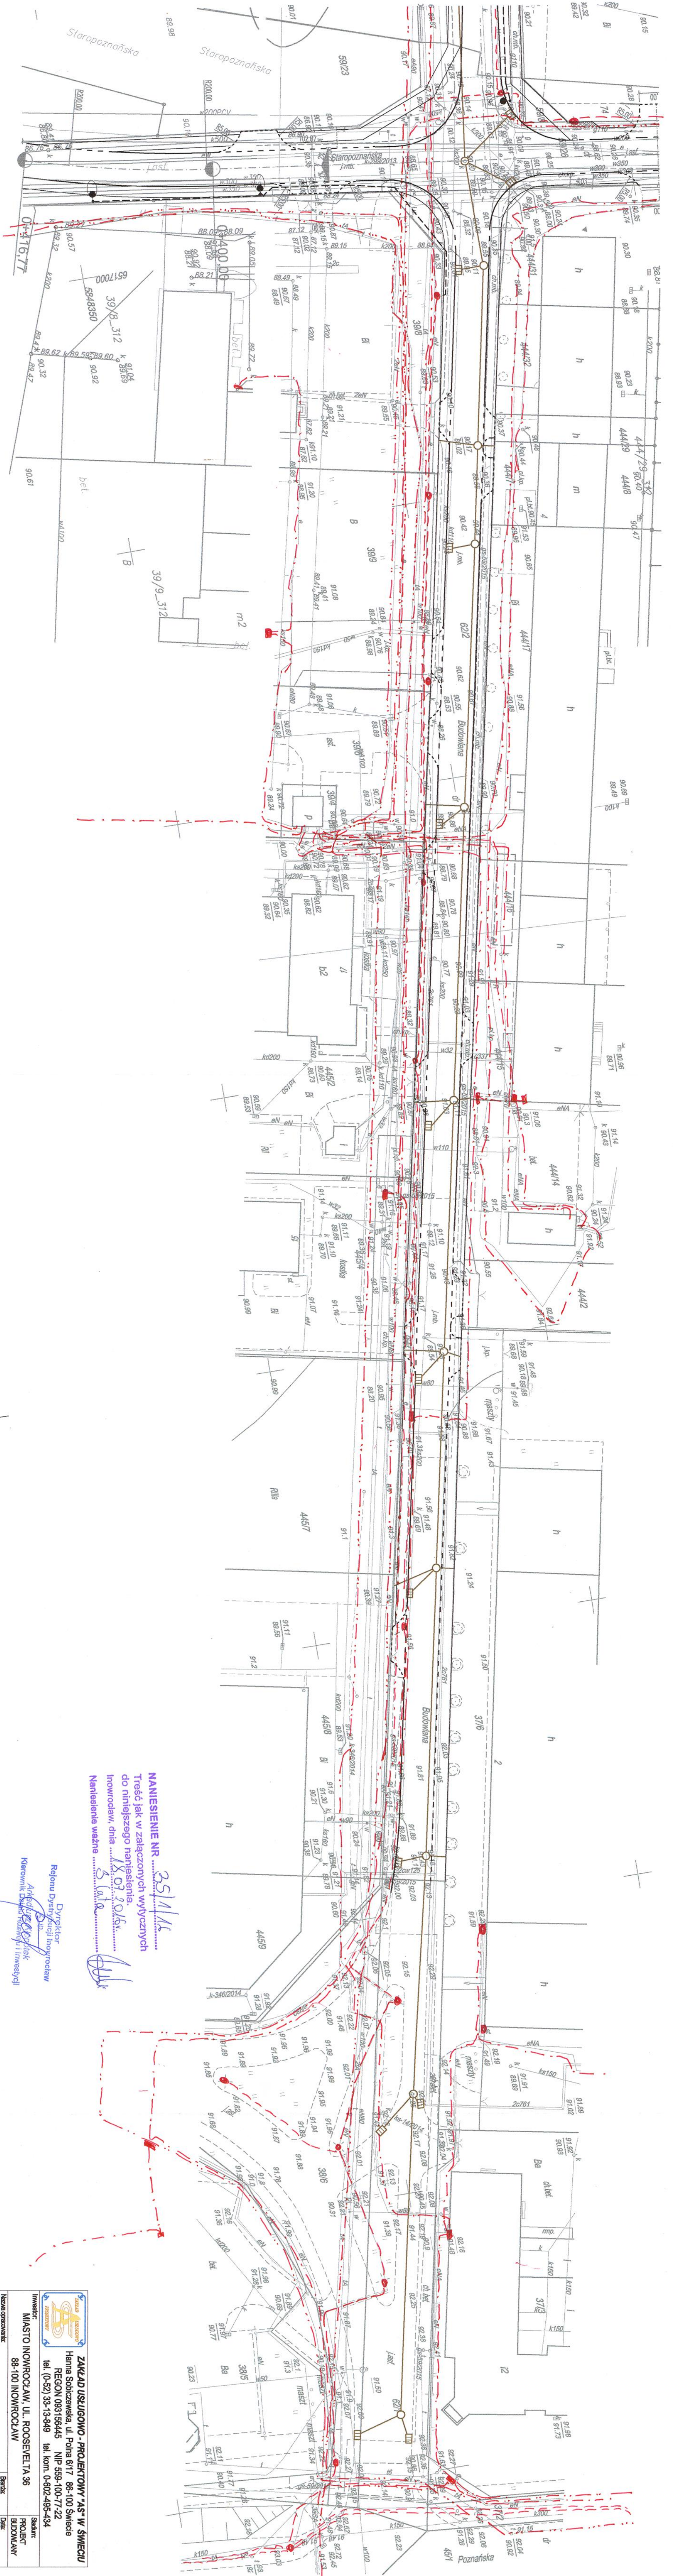

NANIESIENIE NR 351/14
 Treść jak w załączonych wytycznych
 do niniejszego naniesienia
 inowrodaw, dnia 18.09.2015
 Naniesienie ważne 5.10.2015

Dyrektor
 Biuro
 Referatu Dystrykcji Inowrodaw
 Arkadiusz Kozłowski
 Kierownik Działu Inwestycji

| | |
|--|---|
|  ZAKŁAD USŁUGOWO-PROJEKTOWY AS W ŚMIEGU Hanna Sobczewska, ul. Polna 6/17 86-100 Świecie REGON 093156445 NIP 558-100-77-22 tel. (0-52) 33-13-949 fax. kom. 0-602-485-434 | |
| Investor: | MIASTO INOWRODZAN, UL. ROOSEVELTA 36 |
| Nazwa opracowania: | PRZEJEDZIA ULICY BUDOWLANEJ W INOWRODZANU |
| Typy wytycznych: | PLAN ZAGOSPODAROWANIA TERENU |
| Skala: | 1:300 |
| Projektant: | Arkadiusz Kozłowski |
| Adresat: | Arkadiusz Kozłowski |
| Wzrost: | 1.07.2016. |
| Strona: | 1.1. |
| Format: | A3 |
| Wzrost: | 1.07.2016. |
| Strona: | 1.1. |
| Format: | A3 |

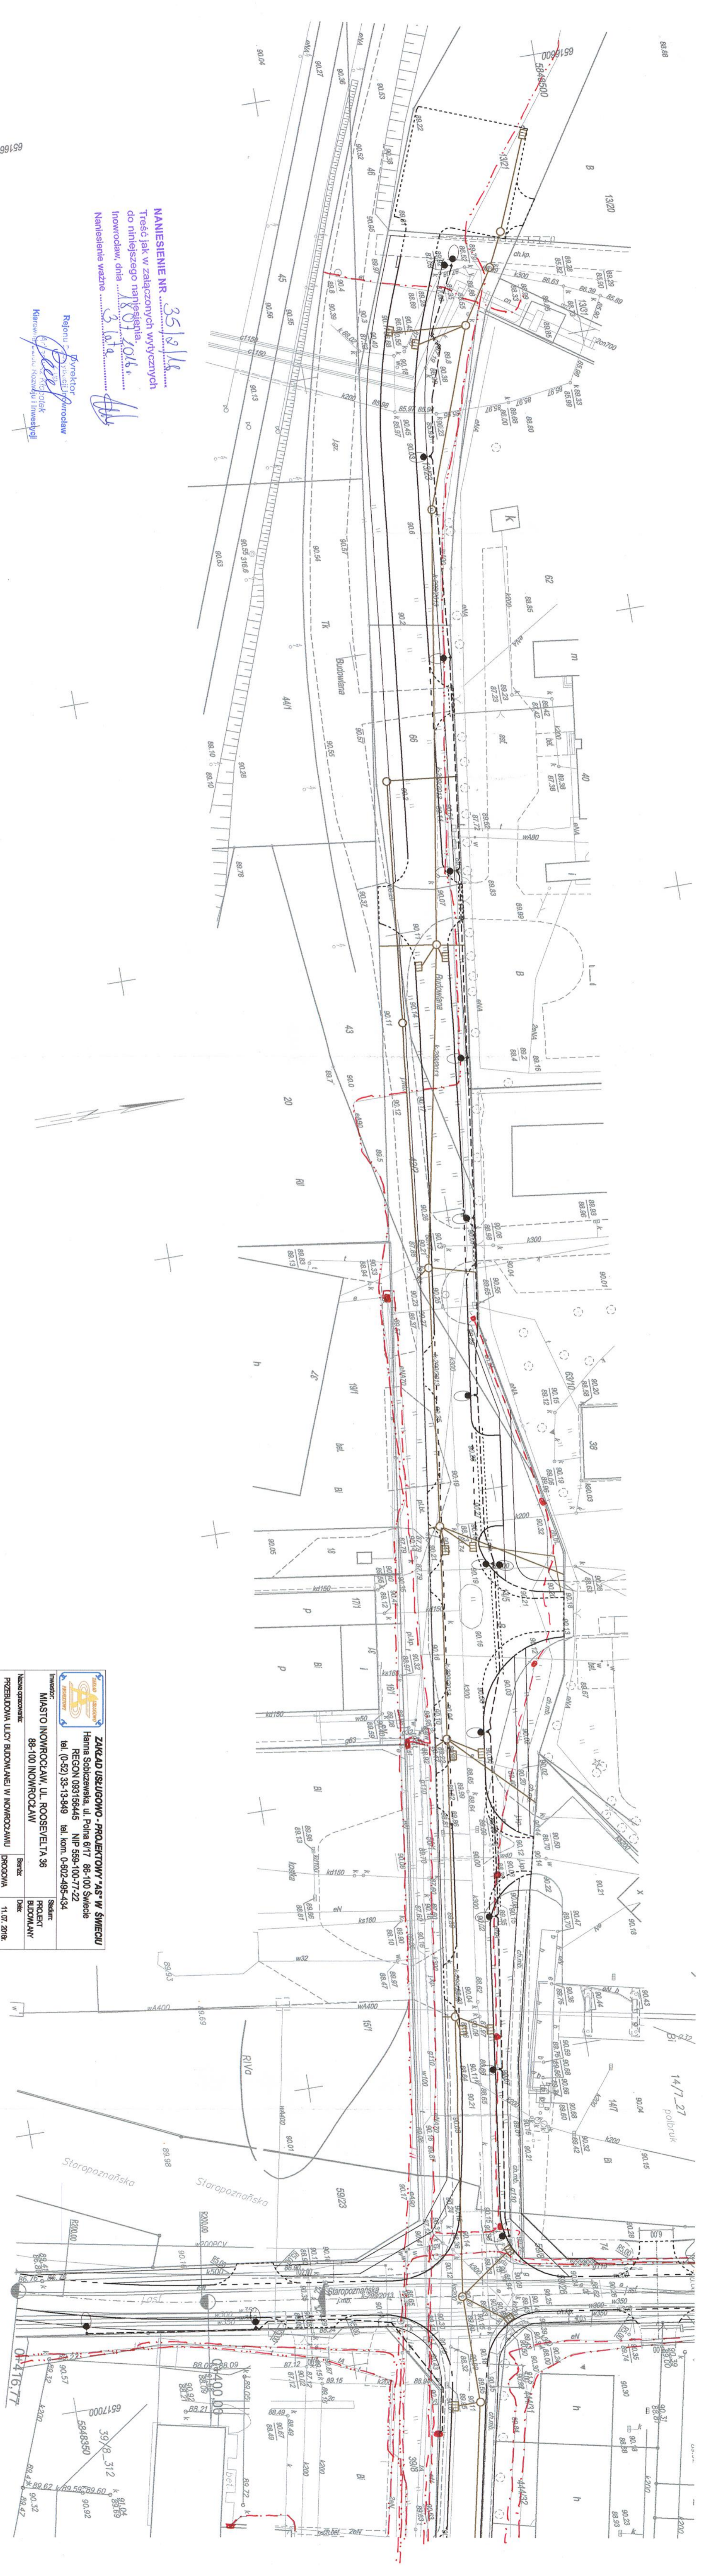

NANIESIENIE NR. 3518/18
 Treść jak w załączonych wytycznych
 do niniejszego naniesienia
 Innowodów, dnia 18.09.2016 r.
 Naniesienie ważne 3 lata

Dyrektor
 Republikański
 Kierownik
 Rozzadu i Inwestycji

| | |
|---|---|
| | |
| ZAKŁAD USŁUGOWO-PROJEKTOWY "AS" W ŚWIECIE Hanna Sobczewska, ul. Polna 6/17 86-100 Świecie REGON 083156445 NIP 559-100-77-22 tel. (0-52) 33-13-849 tel. kom. 0-802-495-434 | |
| Inwestor: MIASTO INOWROCŁAW, UL. ROOSEVELTA 36 | Skala: PROJEKT BUDOWLANY |
| Nazwa obiektu: PRZEBUDOWA ULICY BUDOWLANEJ W INOWROCŁAWIE | Data: 11.07.2016 |
| Tytuł projektu: PLAN Zagospodarowania Terenu | Stan: 1:500 |
| Projektant: Aleksander Sobczewski | Wykonanie: 1:2 |
| Specjalność: konstrukcyjno - hydroinż. | Uprawnienie: LAN-12-7210/141/88 |